



Comune di Pralboino

PROGETTO DEFINITIVO / ESECUTIVO

ADEGUAMENTO ANTINCENDIO

SCUOLA ELEMENTARE "Elvira Zomer"
SCUOLA MEDIA "Padre Vincenzo Zasio"



IL PROGETTISTA


(Dott. Ing. Antonio Comincini)

INGEGNERIA ARCHITETTURA URBANISTICA
Ing. Antonio Comincini & partners s.r.l.
Via Garibaldi, 6 - 25020 Pralboino (BS) - tel. 030 9521247
C.F./P.IVA: 0471290964 - email: info@comincini.it - PEC: info@comincini.it
Ing. Antonio Comincini - Ing. Guido Boti - Ing. Massimo Barberi - Ing. Maria Paola Zangari
Ing. Claudio Maggioni - Arch. Federica Mei - Geom. Carla Trossi - Geom. Luca Deotto Pavesi

DESCRIZIONE
**PLANIMETRIA LOCALIZZAZIONE INTERVENTI
SCUOLA MEDIA
piano terra e primo**

DATA	SCALA	ELABORATO
17 Giugno 2020	1:100	11

PIANTA PIANO TERRA scala 1:100

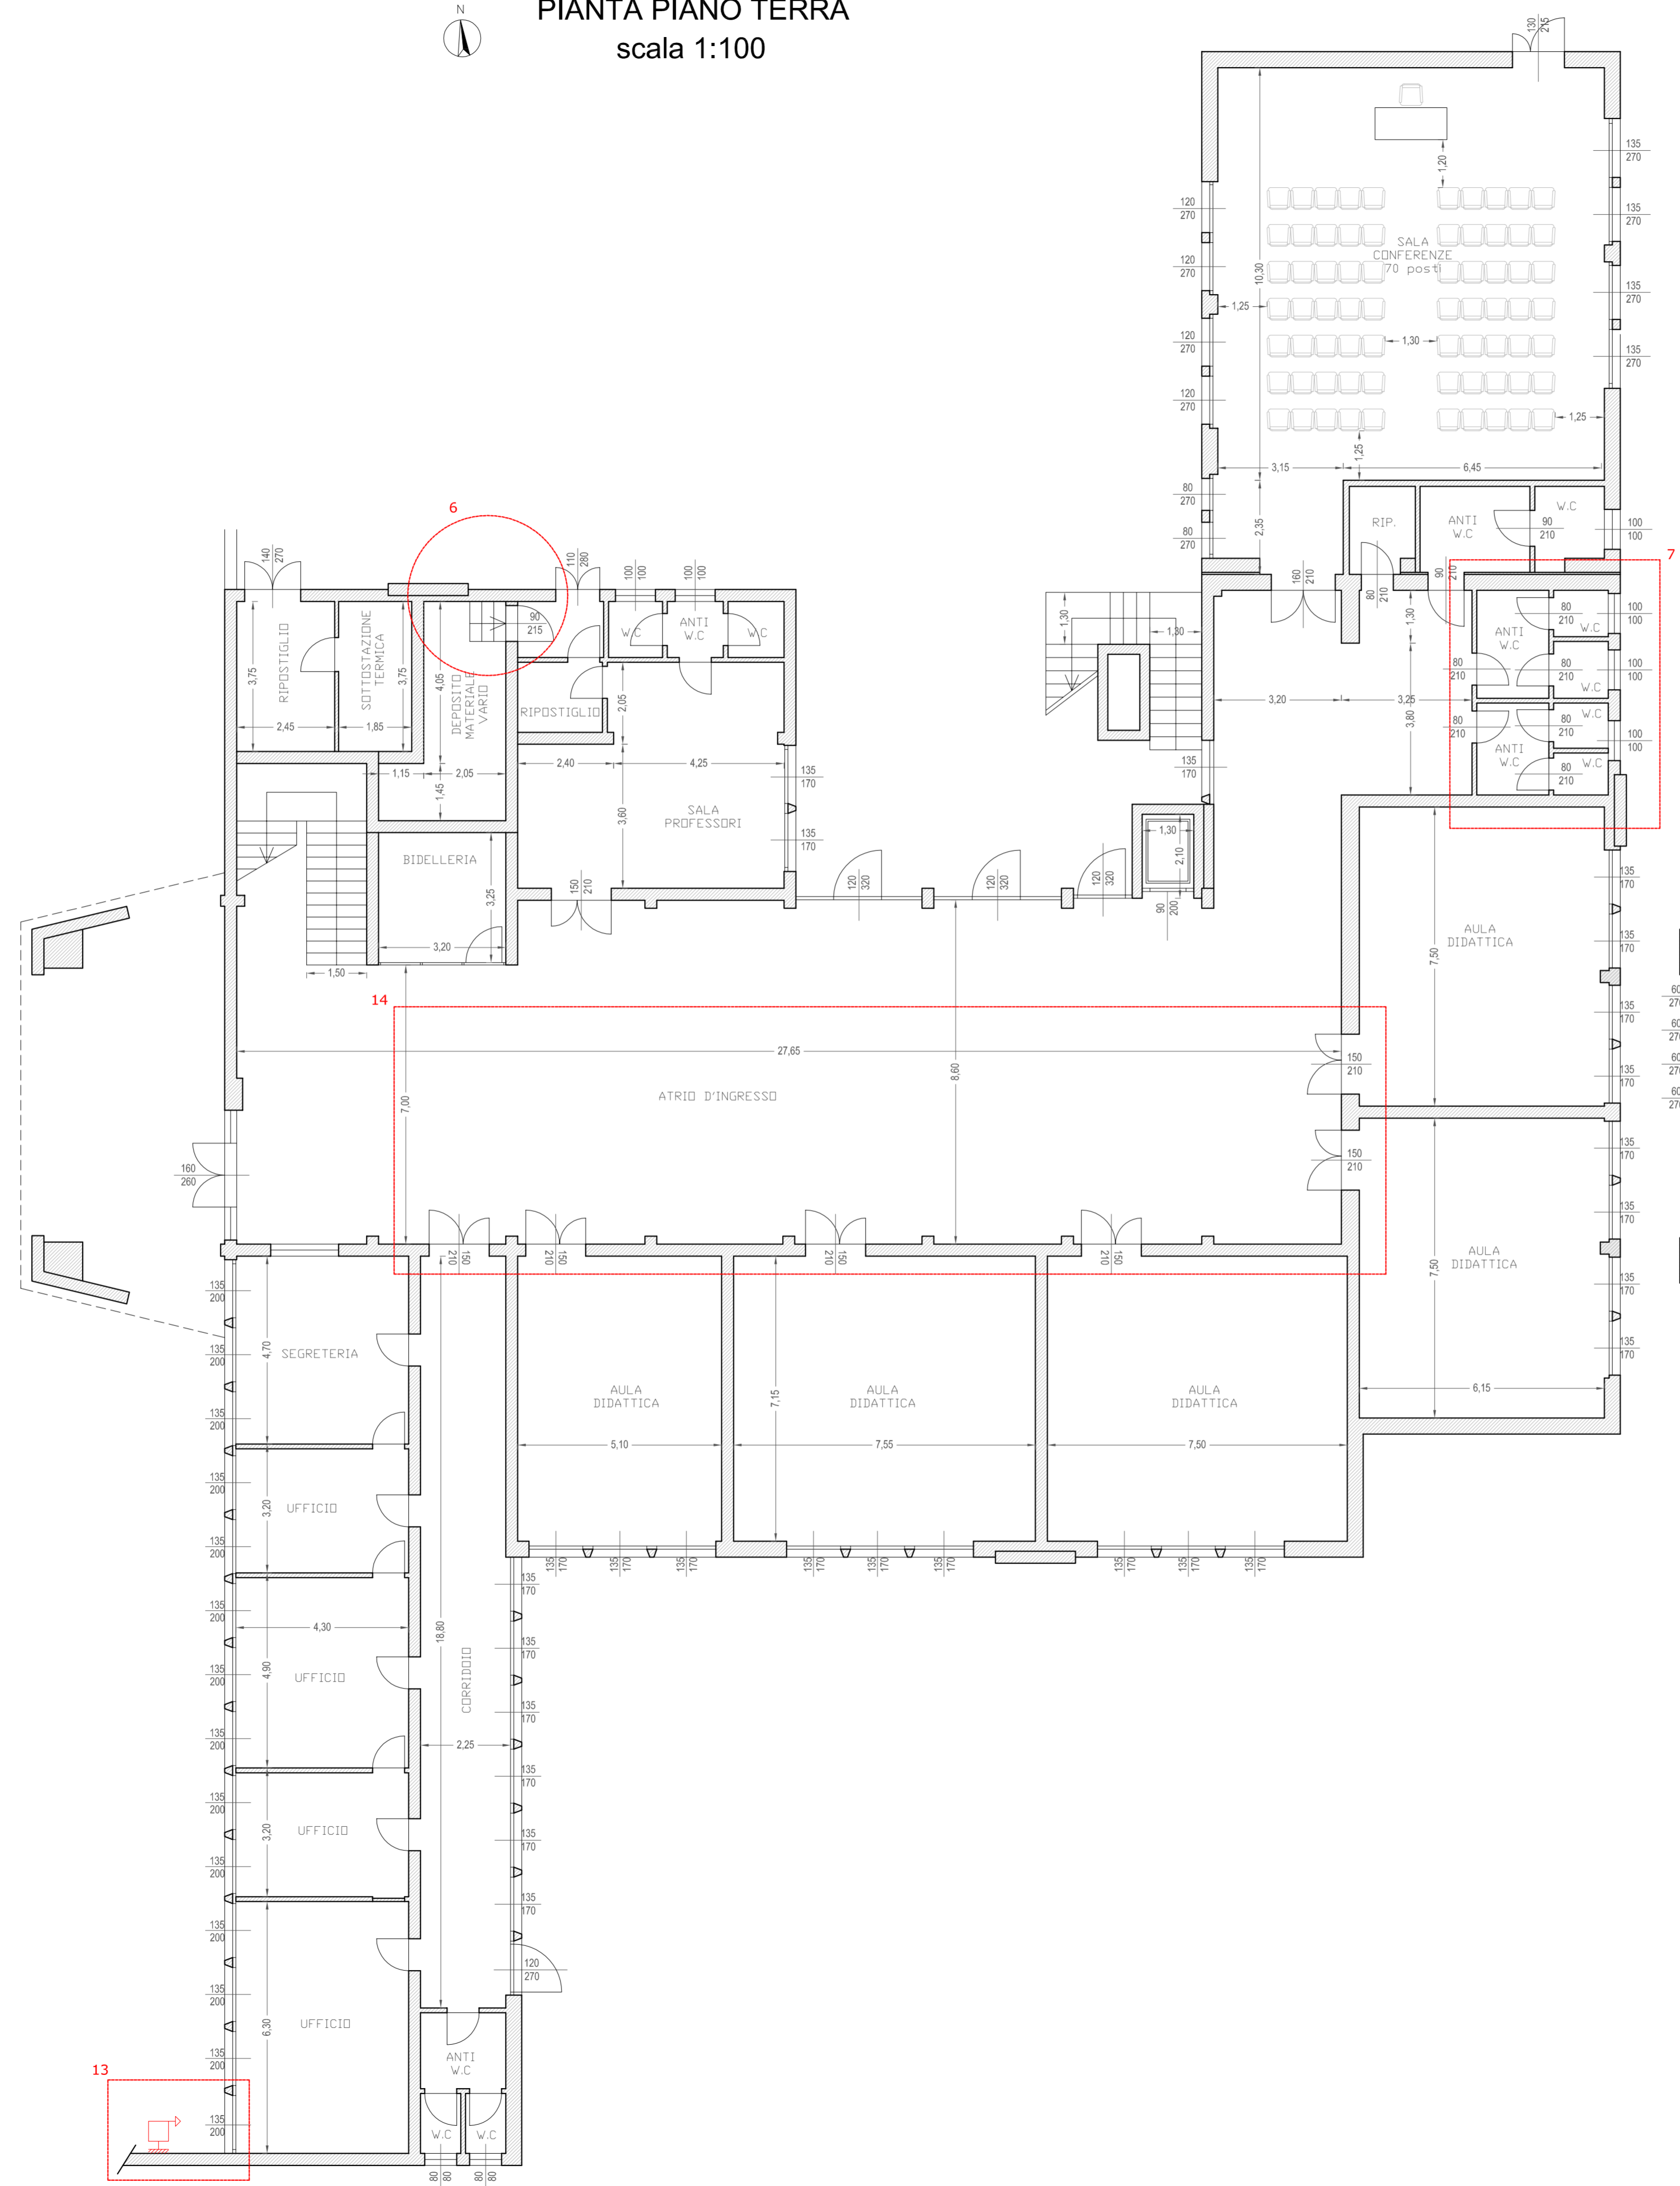

PIANTA PIANO PRIMO scala 1:100

