



Comune di Pralboino

PROGETTO DEFINITIVO / ESECUTIVO

ADEGUAMENTO ANTINCENDIO

SCUOLA ELEMENTARE "Elvira Zomer"
SCUOLA MEDIA "Padre Vincenzo Zasio"



IL PROGETTISTA

(Dott. Ing. Antonio Comincini)

DESCRIZIONE

PLANIMETRIA LOCALIZZAZIONE INTERVENTI
SCUOLA ELEMENTARE
piano terra e primo

DATA
17 Giugno 2020


SCALA
1:100

ELABORATO
10

INGEGNERIA ARCHITETTURA
URBANISTICA
Ing. Antonio Comincini & partners s.r.l.
Via Garibaldi, 6 - 25020 Pralboino (BS) - tel. 030 9521247
C.F./P.I.V.A. 04713390364 - e-mail: a.comincini@comincini.it REC: a.comincini@pralboino.it
Ing. Antonio Comincini - Ing. Giorgio Boli - Ing. Massimo Barbieri - Ing. Maria Paola Zangarini
Ing. Claudio Maggioni - Arch. Federica Mor - Geom. Carla Tosari - Geologo Luca Dronzo Piazza



PIANTA PIANO PRIMO
scala 1:100

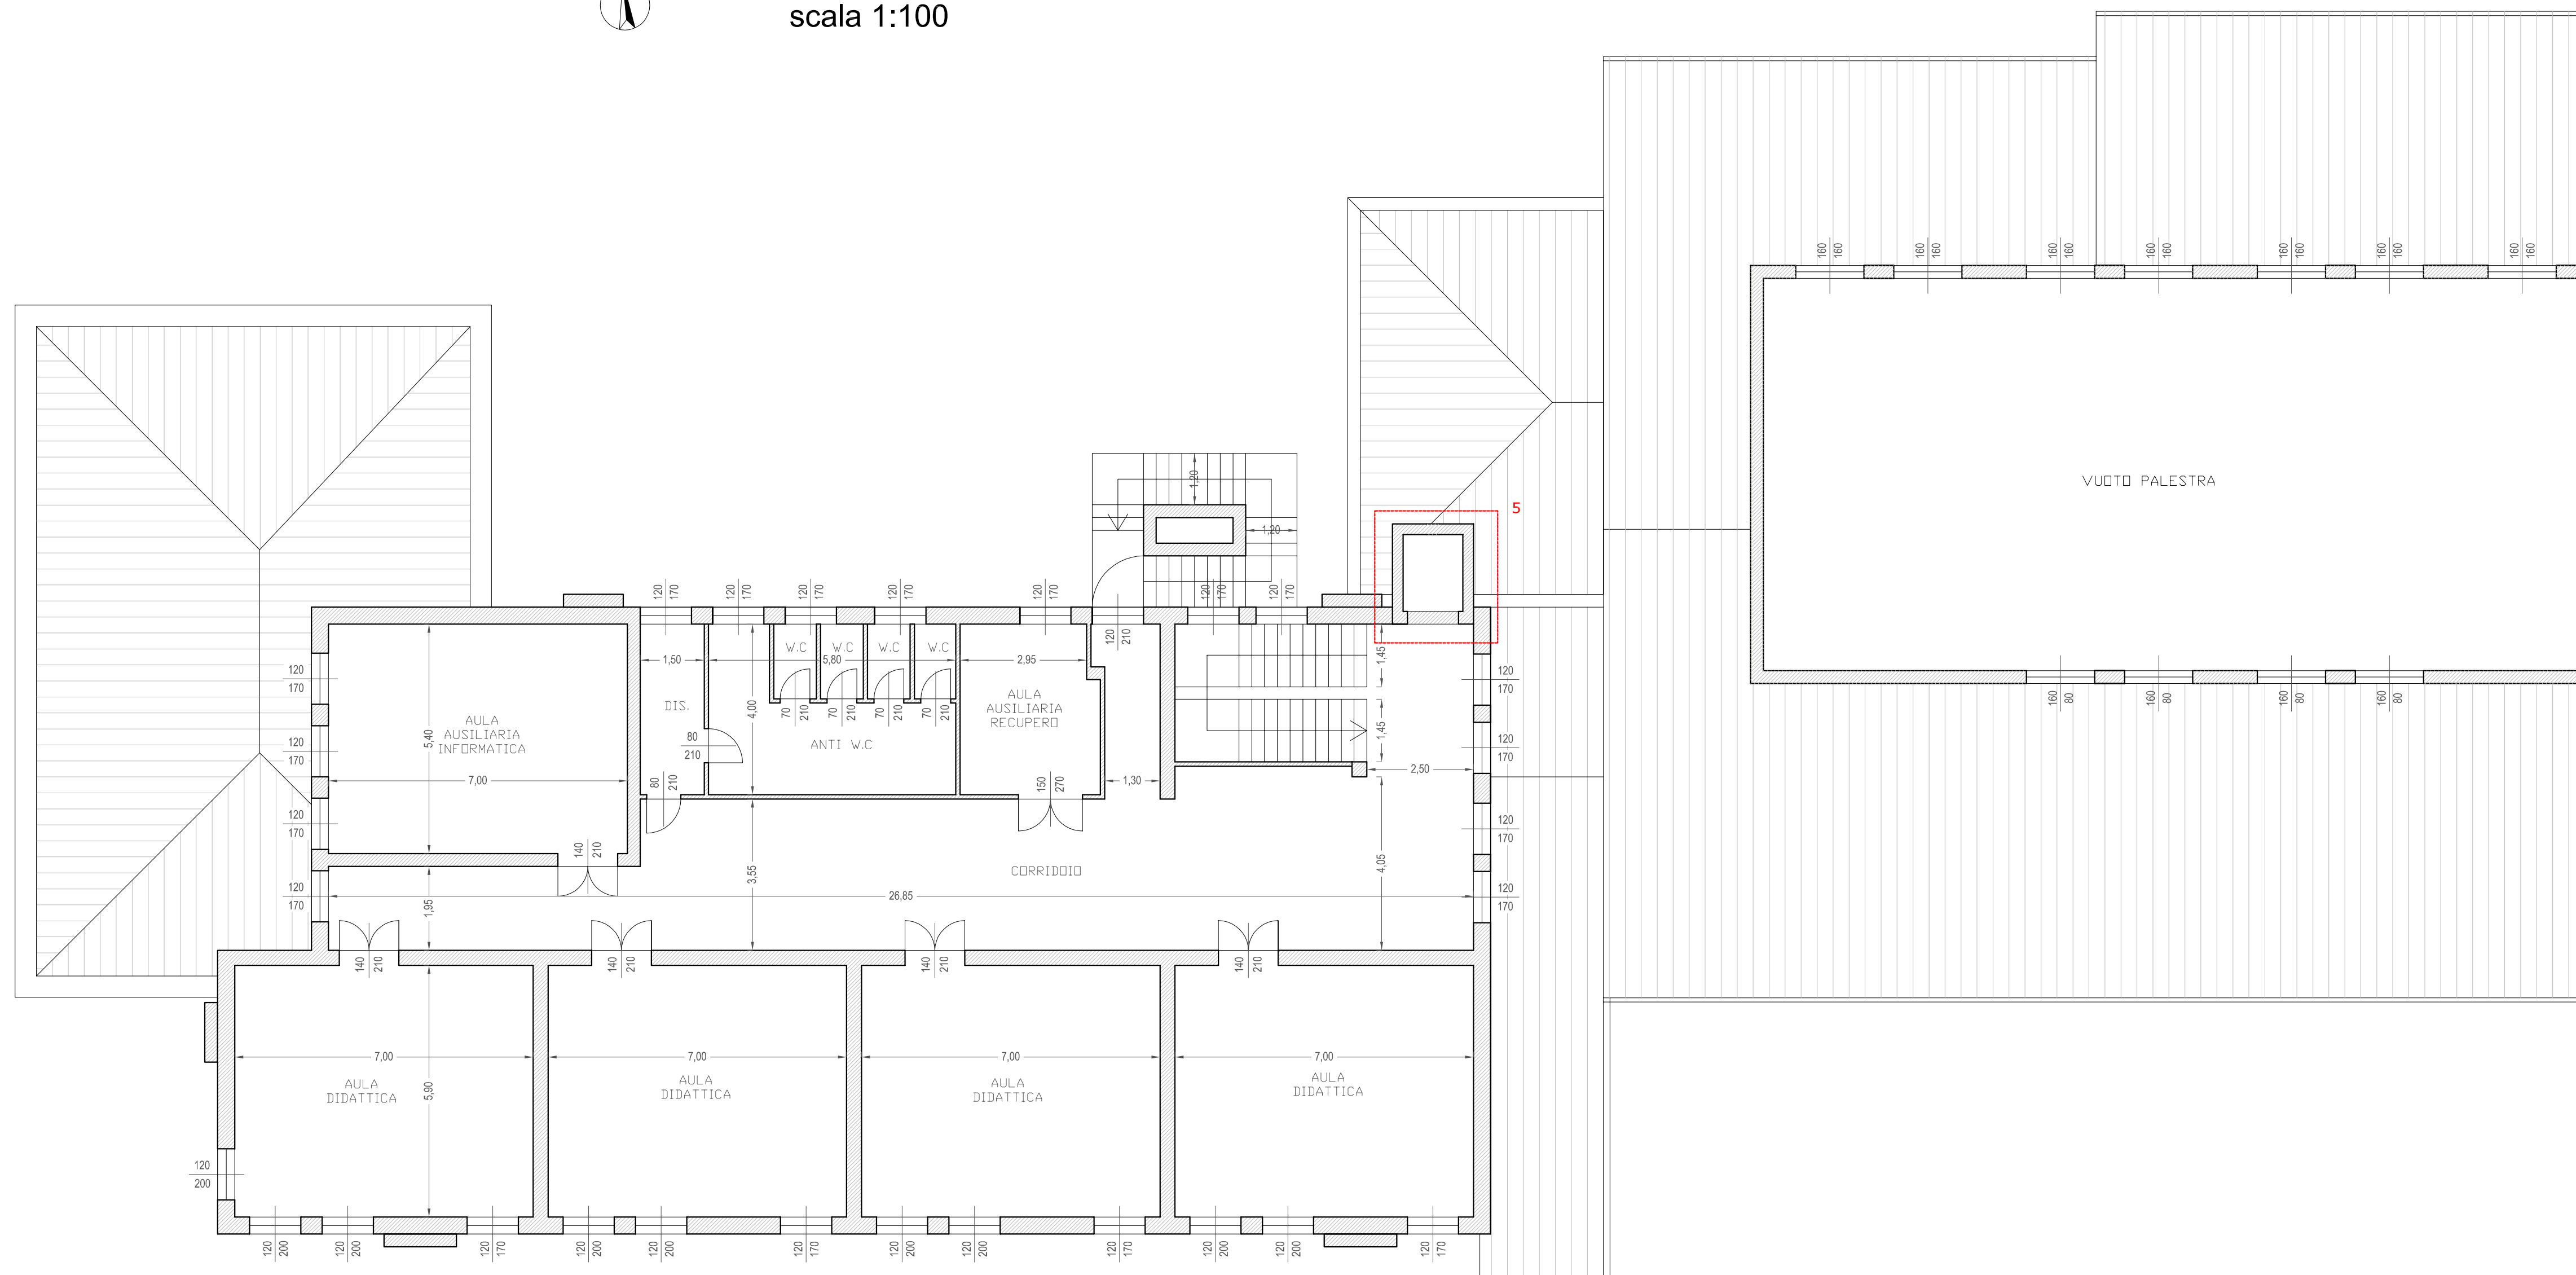

PIANTA PIANO TERRA
scala 1:100

